



교육시설(서일관)  
승강기 증축공사  
및 리모델링 설계용역

## 도면 목록표

도면 번호	도면 내용	축척
F - 001	도면 목록표	NONE
F - 002	LEGEND 및 주기사항	NONE
F - 003	소방설비계통도[전기]	NONE
F - 004	지하1층 경보설비 평면도[변경후]	A1:1/100, A3:1/200
F - 005	지상1층 경보설비 평면도[변경후]	A1:1/100, A3:1/200
F - 006	지상2층 경보설비 평면도[변경후]	A1:1/100, A3:1/200
F - 007	지상3층 경보설비 평면도[변경후]	A1:1/100, A3:1/200
F - 008	지상4층 경보설비 평면도[변경후]	A1:1/100, A3:1/200
F - 009	지상5층 경보설비 평면도[변경후]	A1:1/100, A3:1/200
F - 010	지상6층 경보설비 평면도[변경후]	A1:1/100, A3:1/200
F - 011	옥상층 경보설비 평면도[변경후]	A1:1/100, A3:1/200
F - 012	지하1층 피난설비 평면도[변경후]	A1:1/100, A3:1/200
F - 013	지상1층 피난설비 평면도[변경후]	A1:1/100, A3:1/200
F - 014	지상2층 피난설비 평면도[변경후]	A1:1/100, A3:1/200
F - 015	지상3층 피난설비 평면도[변경후]	A1:1/100, A3:1/200
F - 016	지상4층 피난설비 평면도[변경후]	A1:1/100, A3:1/200
F - 017	지상5층 피난설비 평면도[변경후]	A1:1/100, A3:1/200
F - 018	지상6층 피난설비 평면도[변경후]	A1:1/100, A3:1/200
F - 019	옥상층 피난설비 평면도[변경후]	A1:1/100, A3:1/200
F - 020	소방시설 상세도	NONE

△	
△	
△	

수정번호	일 자	수정내용
설계용역	제 도	심 사

**REGAON**  
Architects & Planners  
(주)리가온건축사사무소  
Tel 062-415-7210 Fax 062-415-7239

도면명 DRAWING TITLE  
도면 목록표

PROJECT NO.	
승 인 APPROVED	
심 사 CHECKED	
제 도 DRAWN	
축 척 SCALE	A1 = 1/ NONE A3 = 1/ NONE
일 자 DATE	
도면번호 DRAWING NO.	

**(주) 새터이엔지**  
일반소방시설설계업(전기,기계) 제2019-01-00038호  
전라남도 나주시 그린로 335, 203호 (빛가람동)  
대표이사 나경주  
소방설비기사(기계,전기) 기유미  
TEL. 062-975-0737 / FAX. 062-515-7303  
E-mail : k998877k@nate.com

F - 0 0 1

# LEGEND

SYMBOL	DESCRIPTION	REMARK
	자동화재설비수신반	FL+ (0.8~1.5M)
	감지기연기식 (광전식 2종 LED 부착형)	천정면
	감지기차동식 (스포츠형 2종 LED 부착형)	천정면
	시각경보기 & 음성점멸유도등 겸용 전원반	FL+ (0.8~1.5M)
	청각장애인용 시각경보기	FL+ (2~2.5M)
	음성점멸유도등 (대형)	FL+ (1.5M이상)
	LED 피난구 유도등 (대형, 중형, 소형) - 수직형	FL+ (1.5M이상)
	전자싸이렌 DC 24V	
	저수위경보용 S/W (F.S.)	
	전선관 및 전선 입상, 관통, 입하	
	기존 전선관 및 전선 구간	
	증설 전선관 및 전선 구간	

# 주 기 사 항

1) 특기 없는 배관은 (난연 CD) 전선관으로 한다.

2) 특기 있는 배관 배선은 다음과 같다.  
 --- 감지기 배관 배선 ---  
 \_\_\_\_\_ HFIX 1.5sq x 2C (16C)  
 \_\_\_\_\_ HFIX 1.5sq x 4C (16C)

--- 시각경보기 배관, 배선 ---  
 \_\_\_\_\_ HFIX 2.5sq x 2C (16C)

--- 유도등 배관, 배선 ---  
 \_\_\_\_\_ HFIX 2.5sq x 2C (16C)

--- 음성점멸유도등 배관 배선 ---  
 \_\_\_\_\_ HFIX 2.5sq x 4C (22C)

3) 노출 배관은 (1종금속가야 또는 STEEL) 전선관 지중 매설배관은 (ELP) 전선관으로 한다.

4) 본 도면에서 특기없는 것은 전기 기술 기준령으로 시공한다.

△			
△			
△			

수정번호	일 자	수정내용
설계용역	제 도	심 사   승 인

**REGAON**  
Architects & Planners



(주)리가온건축사사무소  
Tel 062-415-7210 Fax 062-415-7239

도 면 명 DRAWING TITLE  
LEGEND 및 주기사항

PROJECT NO.	
승 인 APPROVED	
심 사 CHECKED	
제 도 DRAWN	
축 척 SCALE	A1 = 1/ NONE A3 = 1/ NONE
일 자 DATE	
도면번호 DRAWING NO.	

**(주) 새터이엔지**  
 일반소방시설설계업(전기,기계) 제2019-01-00038호  
 전라남도 나주시 그린로 335, 203호 (빛가람동)  
 대 표 장 주 소방설비기사(기계,전기) 기 유 미  
 TEL. 062-975-0737 / FAX. 062-515-7303  
 E-mail : k998877k@nate.com

F - 0 0 2

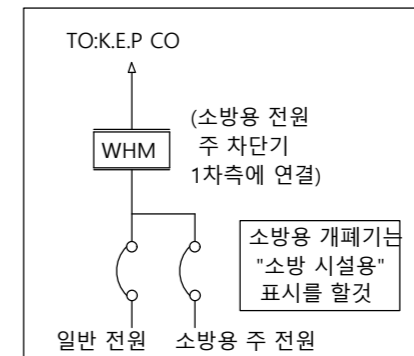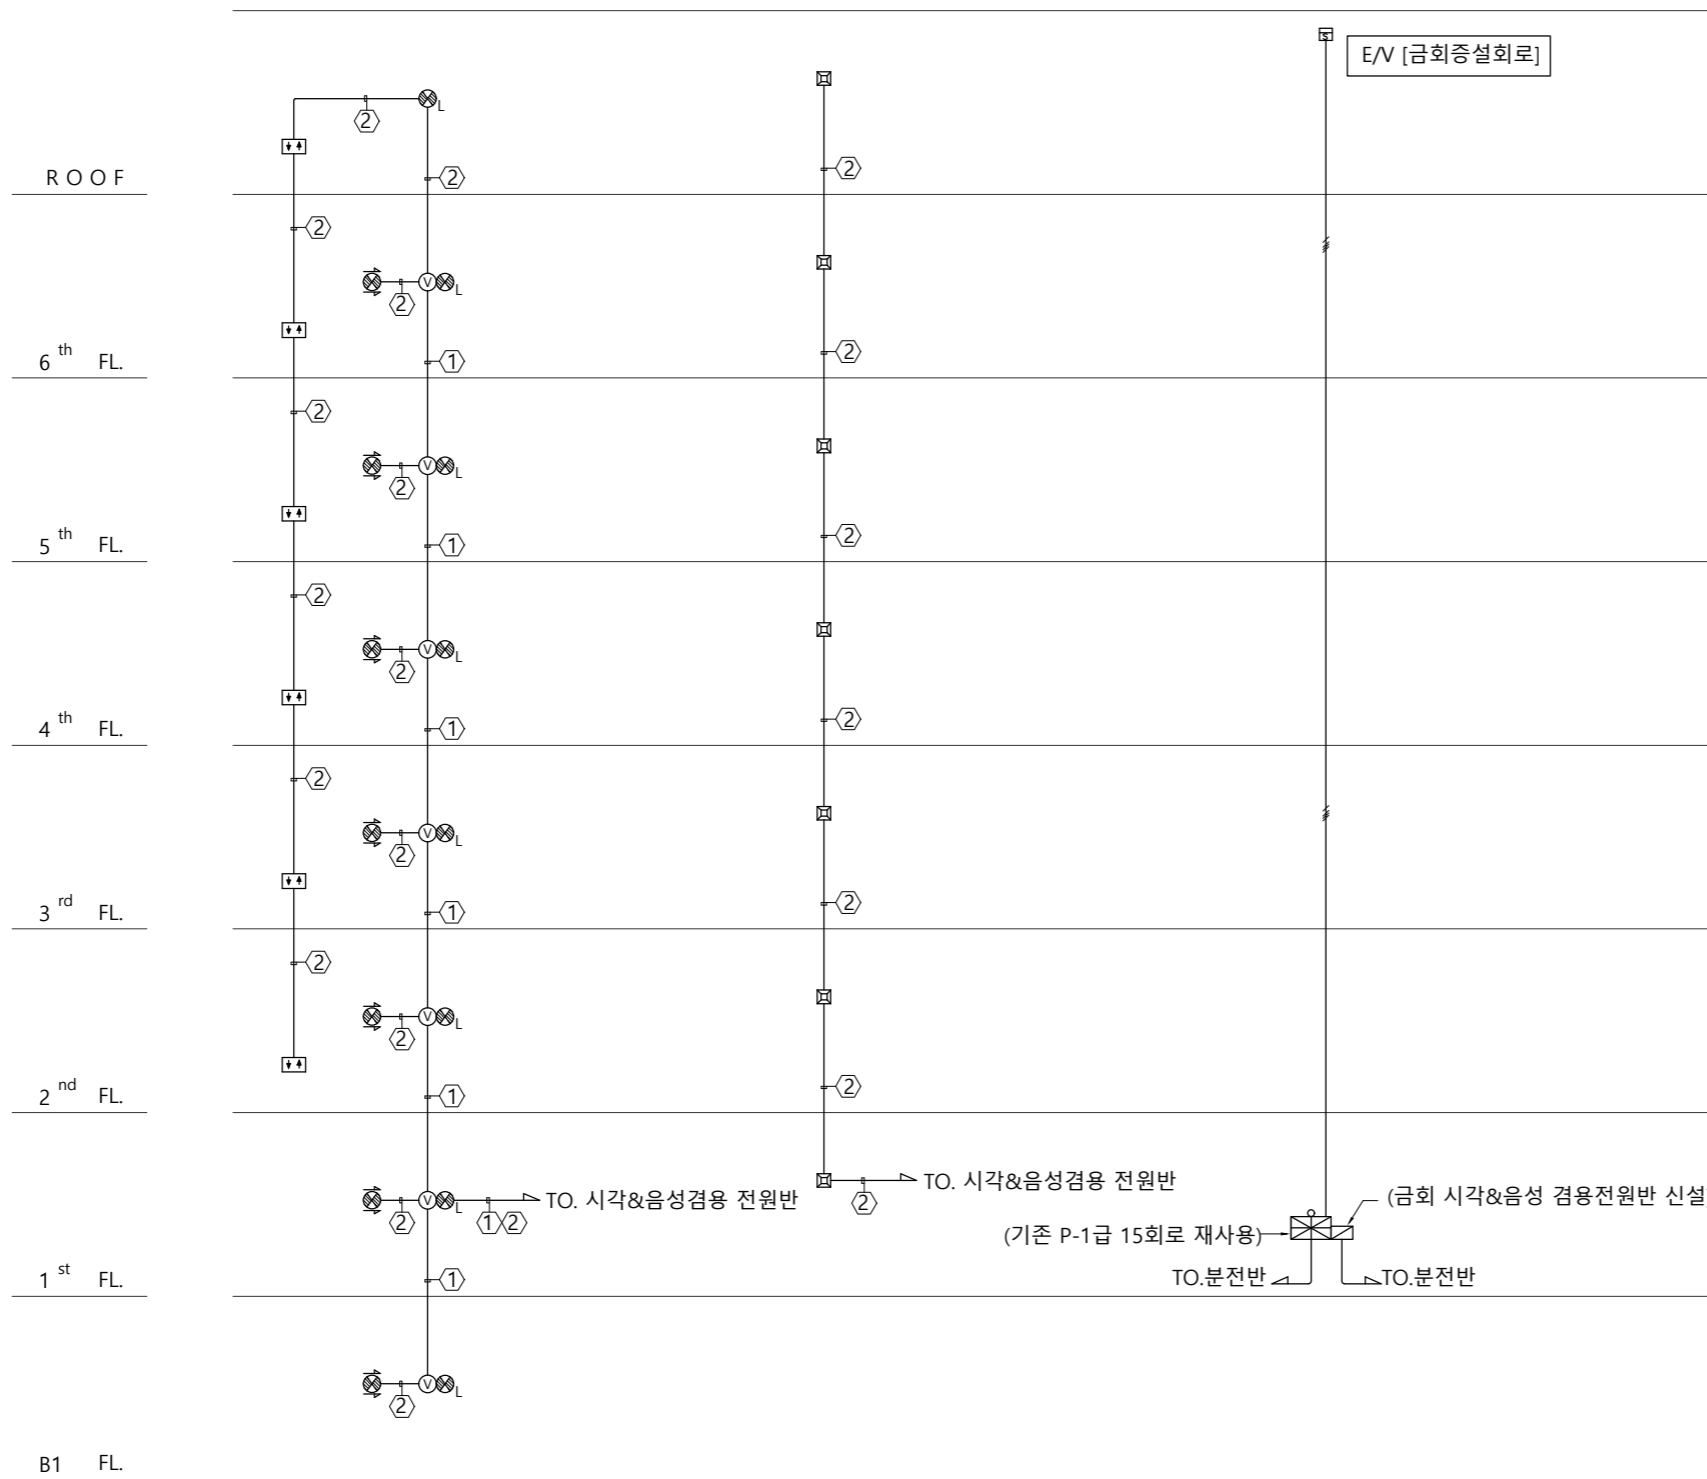

**NOTE**

**\*\* 음성점멸유도등 \*\***

① HFIX 2.5sq x 4 (22C)

**\*\* 유도등/시각경보기 \*\***

② HFIX 2.5sq x 2 (16C)

**\*\* 수신기 사양 \*\***

기존 P-1급 15회로용 재사용  
 기존회로 : 발신기13회로  
 증설회로 : E/V실 1회로  
 상부 주경종 설치  
 오동작 방지기 내장  
 기록저장장치 내장  
 경계구역 일람도 비치  
 시각경보기&음성점멸유도등 연동  
 시각경보기&음성점멸유도등 겸용  
 별도 전원반 구성

△			
△			
△			
△	일 자	수정내용	
수정번호	제 도	심 사	승 인
설계용역	PROJECT OFFICE		

**REGAON**  
Architects & Planners





(주)리가온건축사사무소  
Tel 062-415-7210 Fax 062-415-7239

도면명 DRAWING TITLE  
소방설비 계통도[전기]

PROJECT NO.	
승 인 APPROVED	
심 사 CHECKED	
제 도 DRAWN	
축 척 SCALE	A1 = 1/ NONE A3 = 1/ NONE
일 자 DATE	
도면번호 DRAWING NO.	

**소방설비 계통도[전기]**  
SCALE = NONE

**(주) 새터이엔지**  
일반소방시설설계업(전기) 제2019-01-00038호  
전라남도 나주시 그린로 335, 203호 (빛가람동)  
대표이사 나경주  
소방설비기사(기계,전기) 기유미  
TEL. 062-975-0737 / FAX. 062-515-7303  
E-mail : k998877k@nate.com

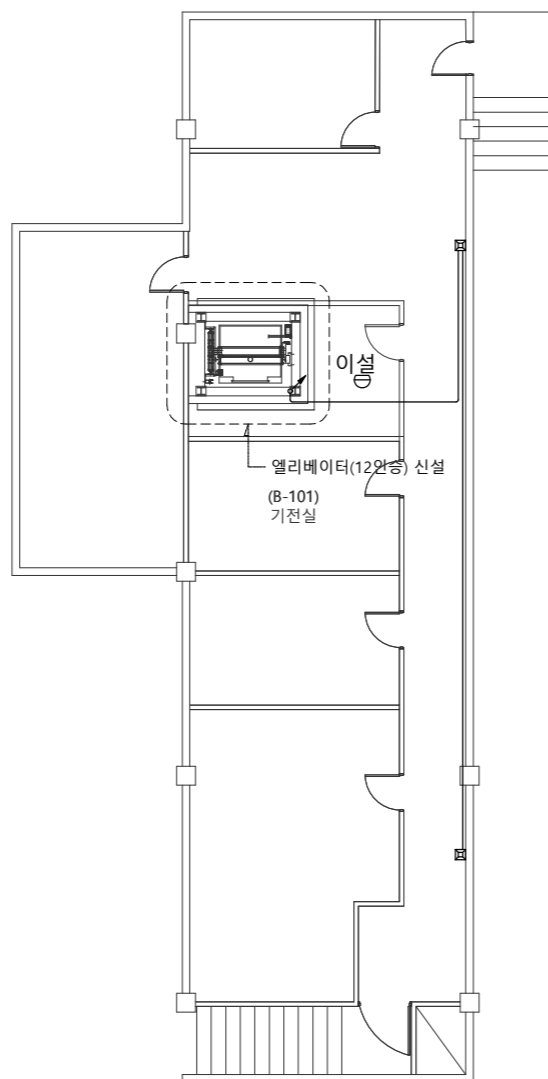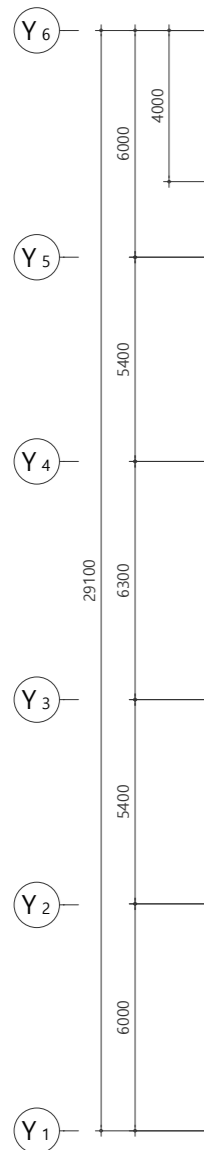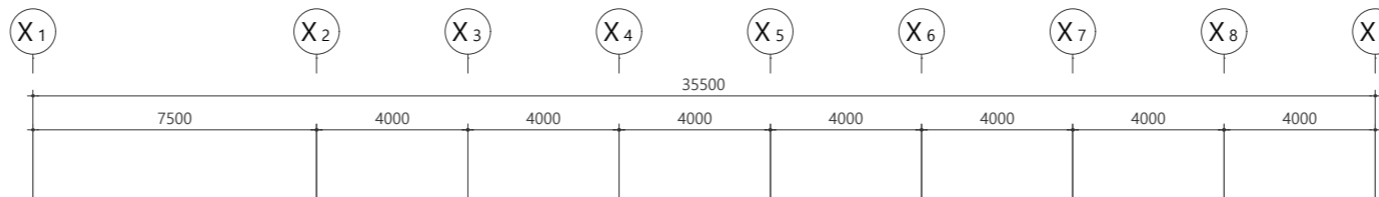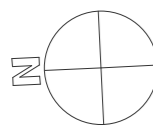

금회 공사 내용

- 엘리베이터 증설부분에 있던 기존 감지기는 철거후 이설할 것(전선 및 전선관 증설)
- 금회 시각경보기 신설할 것(전선 및 전선관 포함)

소방 시설 일람표

심 별	품 명	기존교체	증설	이설	신설	합계
⊖	차동식감지기(스포츠형2종)			1		1
⊞	청각장애인용 시각경보기				2	2

(주) 새터이엔지

일반소방시설설계업(건축기계) 제2019-01-00038호  
전라남도 나주시 그린로 335, 203호 (빛가람동)  
대표이사 표나경주  
소방설비기사(기계,전기) 기유미  
TEL. 062-975-0737 / FAX. 062-515-7303  
E-mail : k998877k@nate.com

지하1층 경보설비 평면도[변경후]

SCALE = A1:1/100, A3:1/200

△	
△	
△	

일 자 수정내용  
수정번호 제도 심사 승인  
설계용역 PROJECT OFFICE

REGAON  
Architects & Planners

(주)리가온건축사사무소  
Tel 062-415-7210 Fax 062-415-7239

도면명 DRAWING TITLE

지하1층 경보설비  
평면도 [변경후]





PROJECT NO.	
승인 APPROVED	
심사 CHECKED	
제도 DRAWN	
축척 SCALE	A1 = 1/100 A3 = 1/200
일 자 DATE	
도면번호 DRAWING NO.	

F - 0 0 4







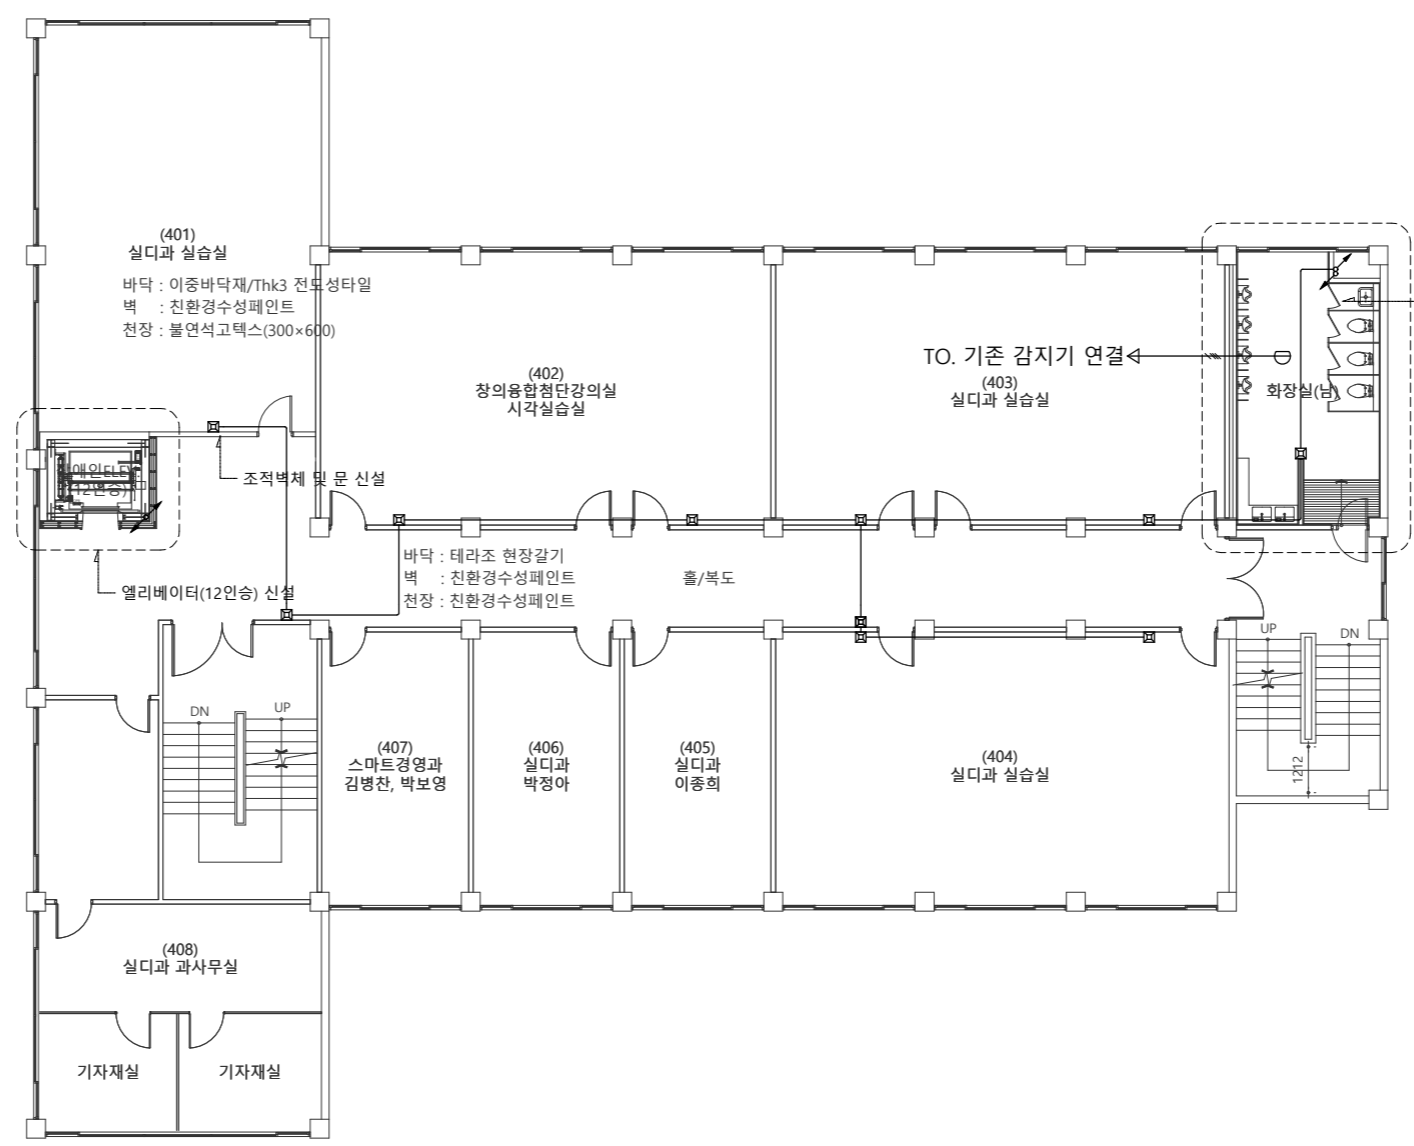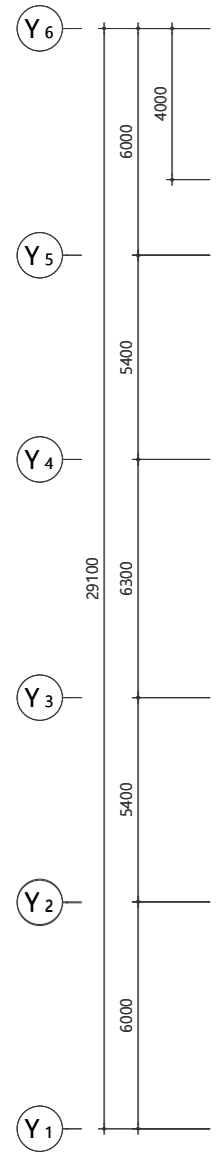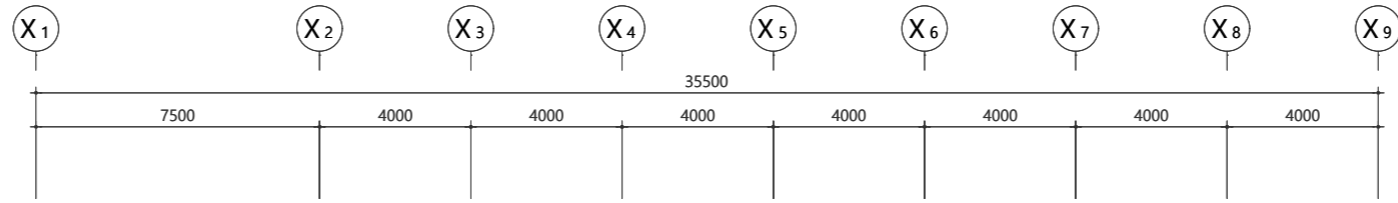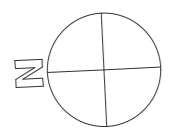

(건축)바닥, 벽(방수높이 H=600), 천장 마감 신설  
바닥 : Thk7.5이상 미끄럼방지자기질타일  
벽 : Thk9 도기질타일(600X300)  
천장 : 경량철골천장틀(CLIP-BAR)/친환경금속천장재(600x600)

금회 공사 내용

1. 기존 화장실내 감지기 증설할 것(전선 및 전선관 포함)
2. 금회 시각경보기 신설할 것(전선 및 전선관 포함)

소방 시설 일람표

심별	품명	기존교체	이설	신설	증설	합계
⊖	차동식감지기(스포츠형2종)				1	1
⊕	청각장애인용 시각경보기			8		8

(주) 새터이엔지

일반소방시설설계업(전기) 제2019-01-00038호  
전라남도 나주시 그린로 335, 203호 (빛가람동)  
대표이사 나경주  
소방설비기사(기계,전기) 기유미  
TEL. 062-975-0737 / FAX. 062-515-7303  
E-mail : k998877k@nate.com

지상4층 경보설비 평면도[변경후]  
SCALE = A1:1/100, A3:1/200





△	
△	
△	
△	
△	

일차 수정내용  
수정번호 제도 심사 승인  
설계용역 PROJECT OFFICE

REGAON  
Architects & Planners  
(주)리가온건축사사무소  
Tel 062-415-7210 Fax 062-415-7239

도면명 DRAWING TITLE	지상4층 경보설비 평면도 [변경후]
PROJECT NO.	
승인 APPROVED	
심사 CHECKED	
제도 DRAWN	
축척 SCALE	A1 = 1/100 A3 = 1/200
일자 DATE	
도면번호 DRAWING NO.	F - 0 0 8



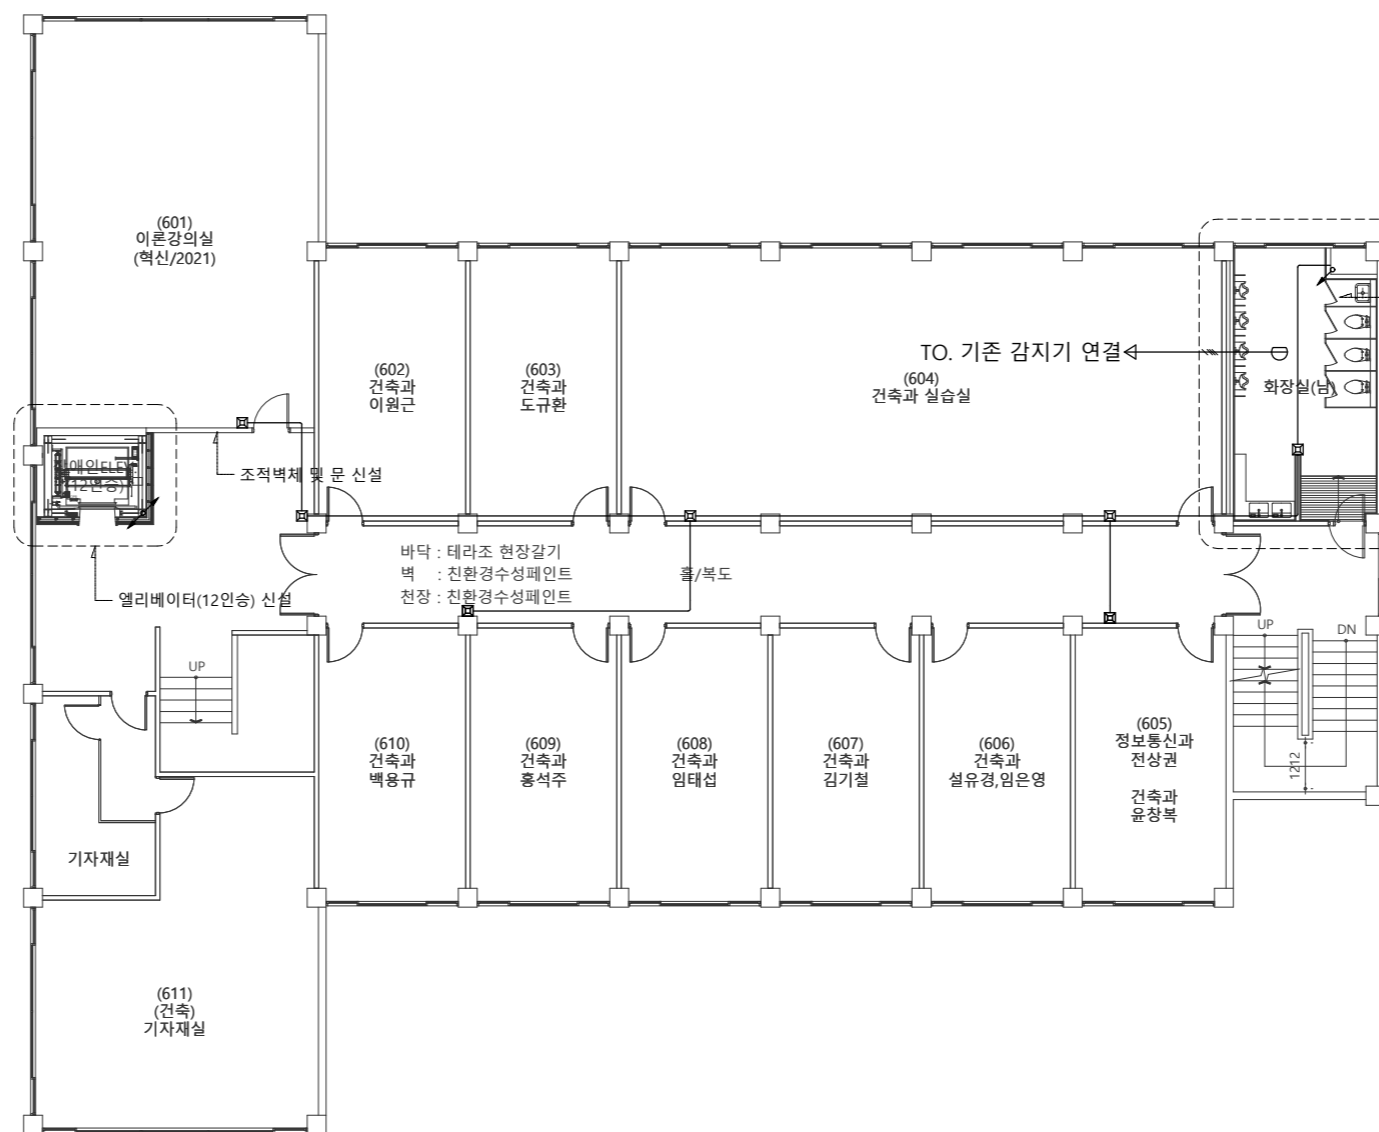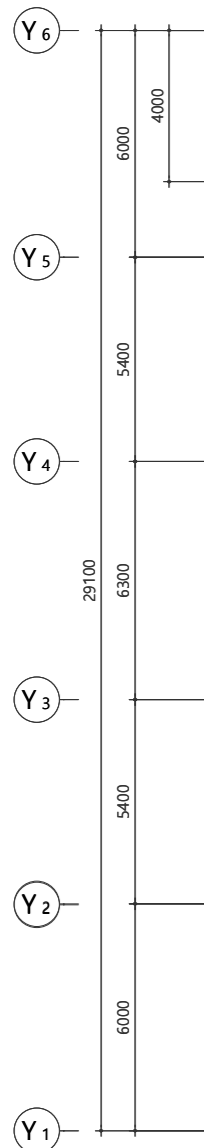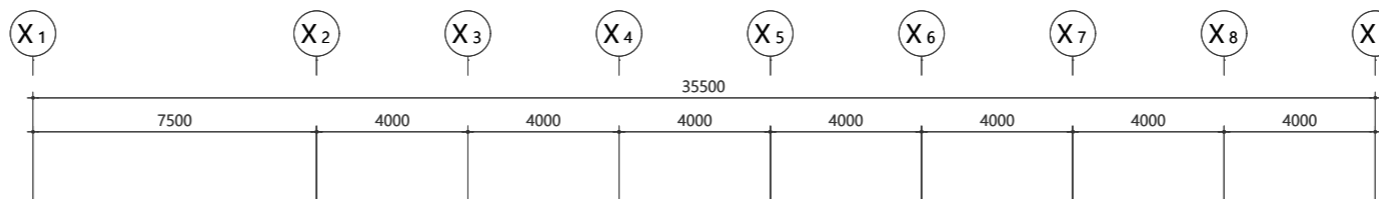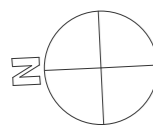

(건축)바닥, 벽(방수높이 H=600), 천장 마감 신설  
바닥 : Thk7.5이상 미끄럼방지자기질타일  
벽 : Thk9 도기질타일(600X300)  
천장 : 경량철골천장틀(CLIP-BAR)/친환경금속천장재(600x600)

바닥 : 테라조 현장갈기  
벽 : 친환경수성페인트  
천장 : 친환경수성페인트

☐ 금회 공사 내용

1. 기존 화장실내 감지기 증설할 것(전선 및 전선관 포함)
2. 금회 시각경보기 신설할 것(전선 및 전선관 포함)

☐ 소방 시설 일람표

심 별	품 명	기존교체	이설	신설	증설	합계
☹	차동식감지기(스포트형2종)				1	1
☹	청각장애인용 시각경보기			8		8

**(주) 새터이엔지**  
 일반소방시설설계업(건축기계) 제2019-01-00038호  
 전라남도 나주시 그린로 335, 203호 (빛가람동)  
 대 표 나 경 주  
 소방설비기사(기계,전기) 기 유 미  
 TEL. 062-975-0737 / FAX. 062-515-7303  
 E-mail : k998877k@nate.com

지상6층 경보설비 평면도[변경후]  
 SCALE = A1:1/100, A3:1/200





△	
△	
△	
△	
△	

REGAON  
Architects & Planners

(주)리가온건축사사무소  
 Tel 062-415-7210 Fax 062-415-7239

도면명 DRAWING TITLE  
 지상6층 경보설비  
 평면도 [변경후]

PROJECT NO.	
승 인 APPROVED	
심 사 CHECKED	
제 도 DRAWN	
축 적 SCALE	A1 = 1/ 100 A3 = 1/ 200
일 자 DATE	
도면번호 DRAWING NO.	F - 0 1 0

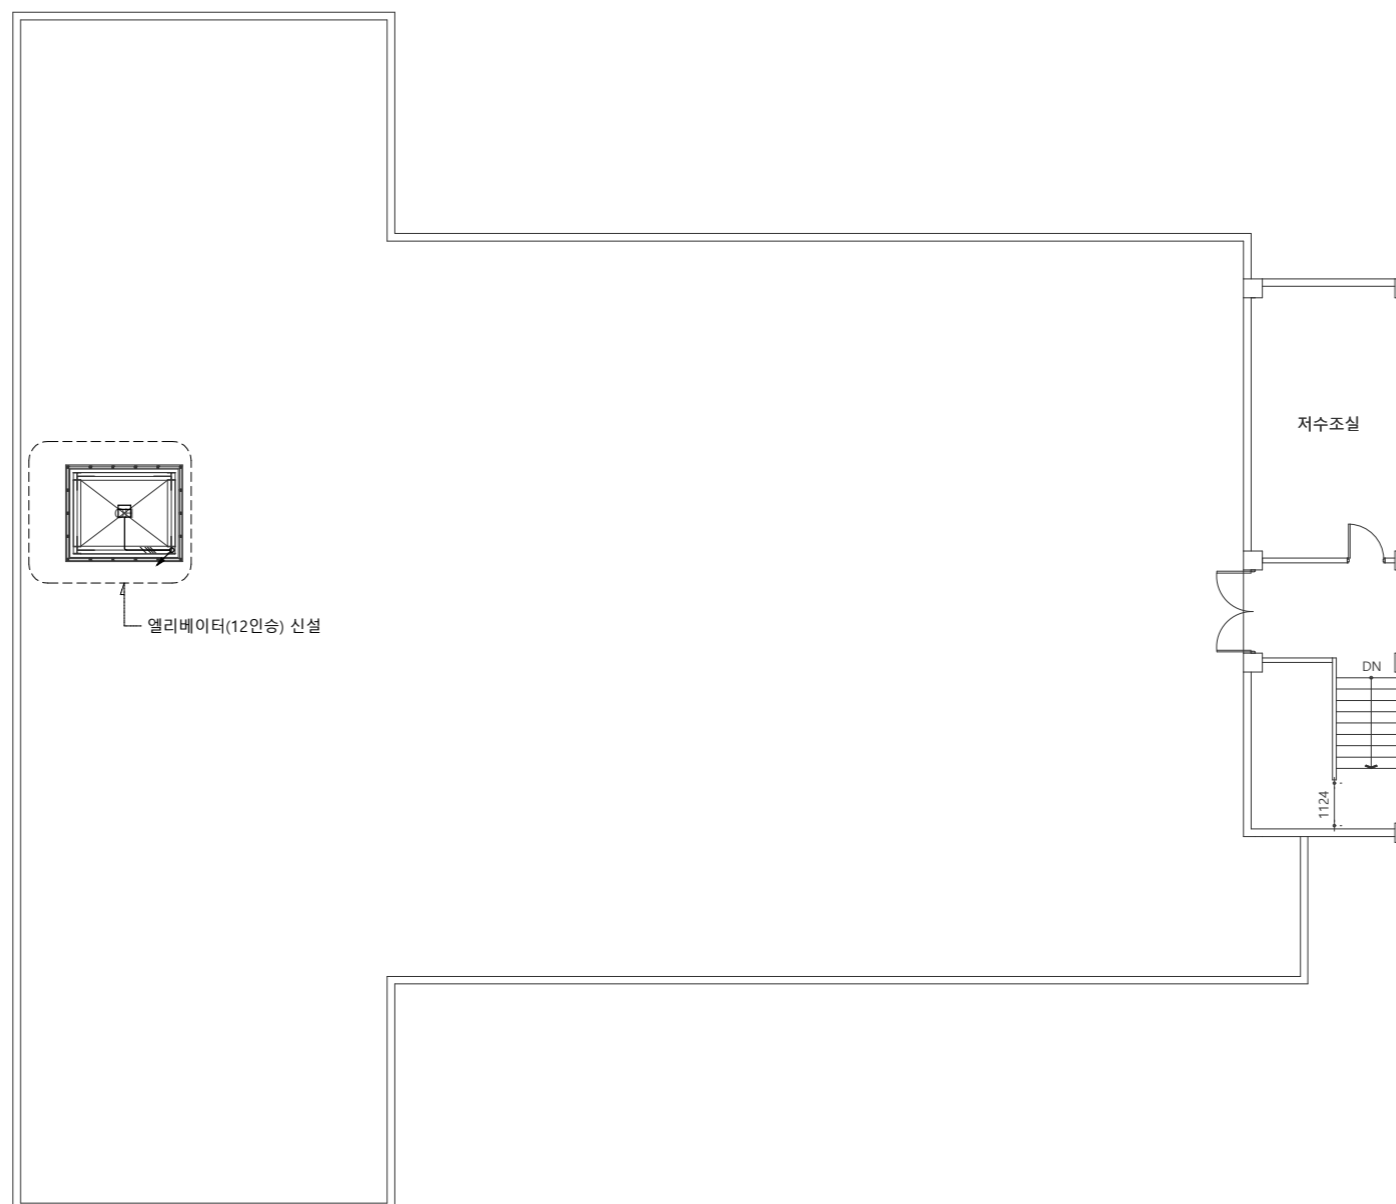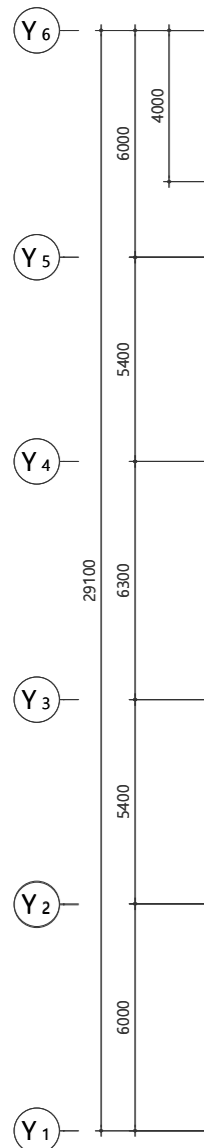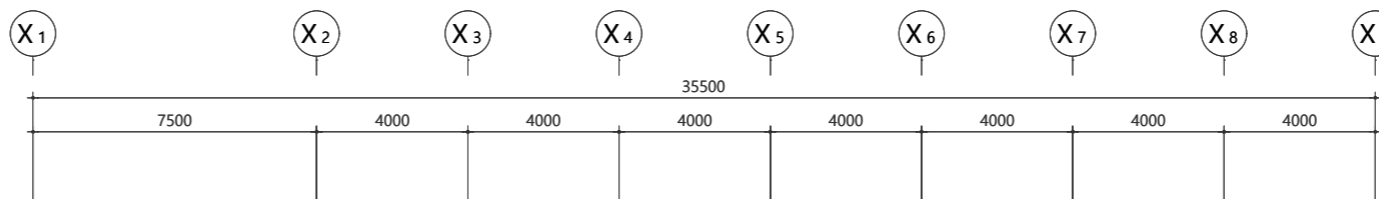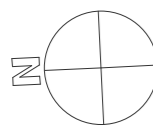

금회 공사 내용

- 금회 증설되는 엘리베이터 상부에 연기감지기 증설할 것(전선 및 전선관 포함)

소방 시설 일람표

심 별	품 명	기존교체	이설	신설	증설	합계
☐	연기식감지기(광전식2종)				1	1

(주) 새터이엔지

일반소방시설설계업(전기) 제2019-01-00038호  
전라남도 나주시 그린로 335, 203호 (빛가람동)  
대표이사 나영주  
소방설비기사(기계,전기) 기유미  
TEL. 062-975-0737 / FAX. 062-515-7303  
E-mail : k998877k@nate.com

옥상층 경보설비 평면도[변경후]

SCALE = A1:1/100, A3:1/200

△	
△	
△	

수정번호	제도	심사	승인
설계용역	PROJECT OFFICE		





**REGAON**  
Architects & Planners

(주)리가온건축사사무소  
Tel 062-415-7210 Fax 062-415-7239

도면명 DRAWING TITLE

옥상층 경보설비  
평면도 [변경후]

PROJECT NO.	
승인 APPROVED	
심사 CHECKED	
제도 DRAWN	
축척 SCALE	A1 = 1/100 A3 = 1/200
일자 DATE	
도면번호 DRAWING NO.	

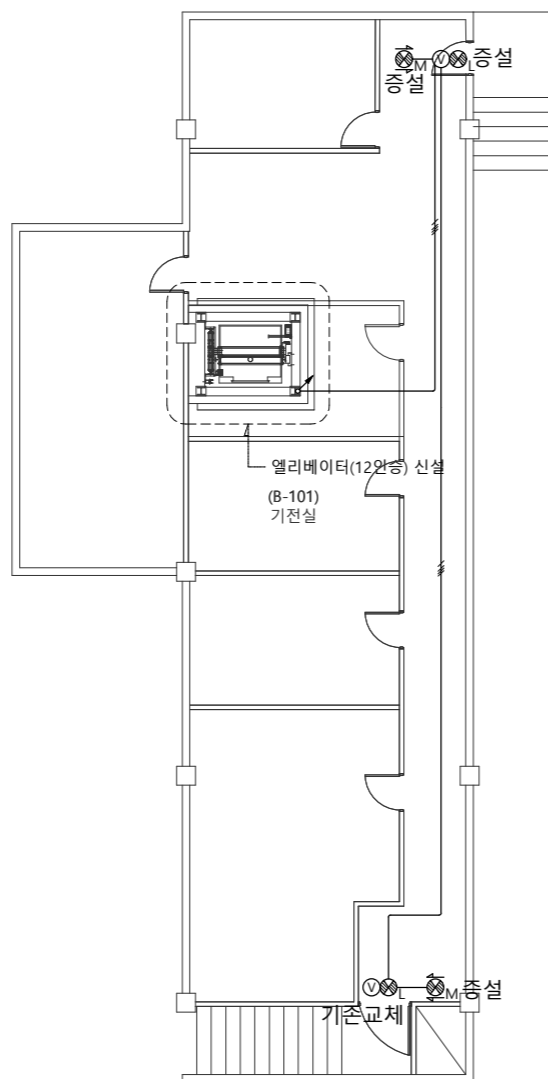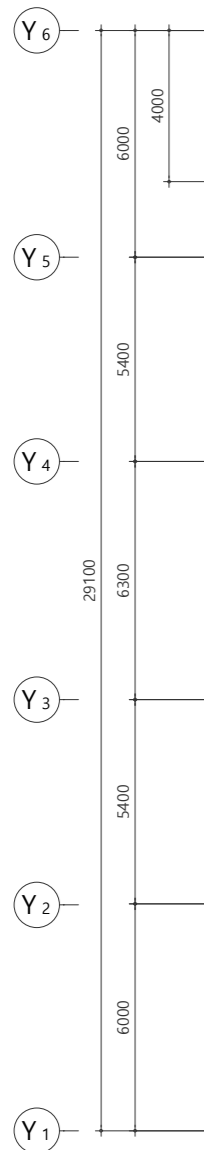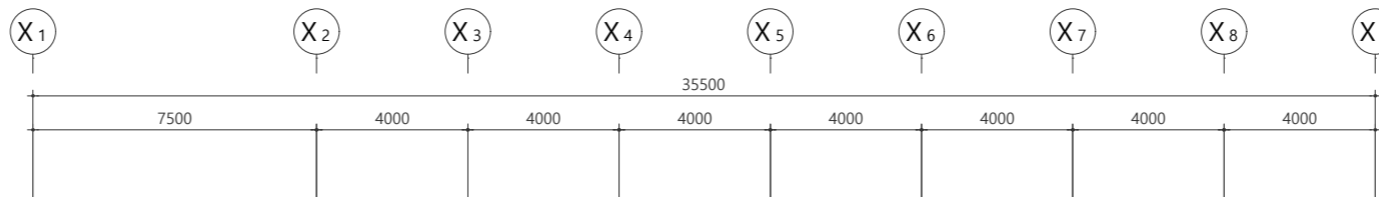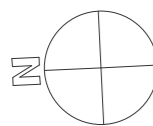

☐ 금회 공사 내용

1. 주출입구의 기존 피난구유도등 철거후 금회 음성점멸유도등으로 교체할 것(전선 및 전선관 증설)
2. 금회 피난구유도등 이설 및 증설할 것(전선 및 전선관 포함)

☐ 소방 시설 일람표

심 별	품 명	기존교체	증설	신설	합계
ⓧ	음성점멸 피난구유도등(대형) - 벽부 단면	1	1		2
Ⓜ	피난구 유도등(중형) - 천정 양면, 수직형		2		2

(주) 새터이엔지

일반소방시설설계업(건축기계) 제2019-01-00038호  
전라남도 나주시 그린로 335, 203호 (빛가람동)  
대표이사 나경주  
소방설비기사(기계,전기) 기유미  
TEL. 062-975-0737 / FAX. 062-515-7303  
E-mail : k998877k@nate.com



지하1층 피난설비 평면도[변경후]

SCALE = A1:1/100, A3:1/200

△	
△	
△	





수정번호	일 자	수정내용
설계용역	제 도	심 사 승 인

REGAON  
Architects & Planners

(주)리가온건축사사무소  
Tel 062-415-7210 Fax 062-415-7239

도 면 명 DRAWING TITLE  
지하1층 피난설비  
평면도 [변경후]

PROJECT NO.	
승 인 APPROVED	
심 사 CHECKED	
제 도 DRAWN	
축 적 SCALE	A1 = 1/ 100 A3 = 1/ 200
일 자 DATE	
도면번호 DRAWING NO.	

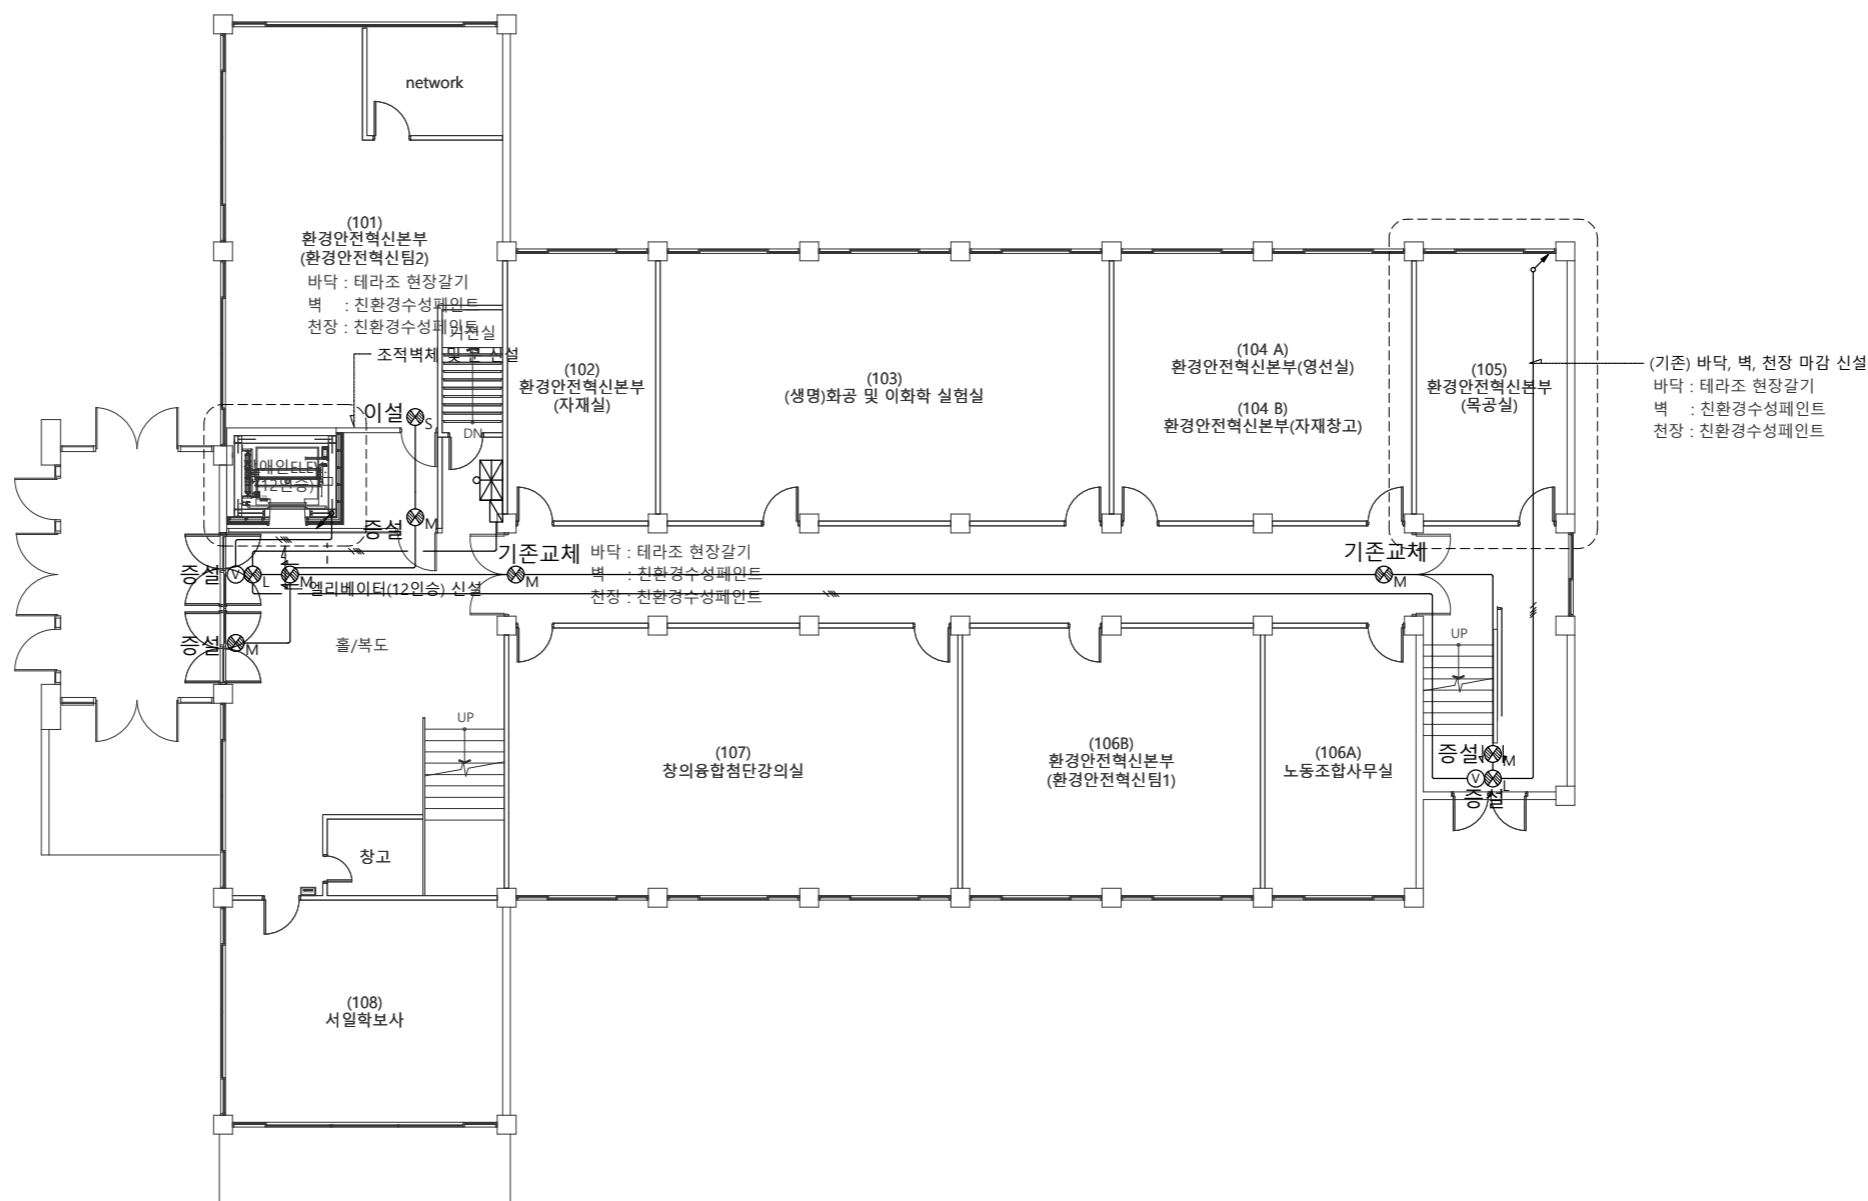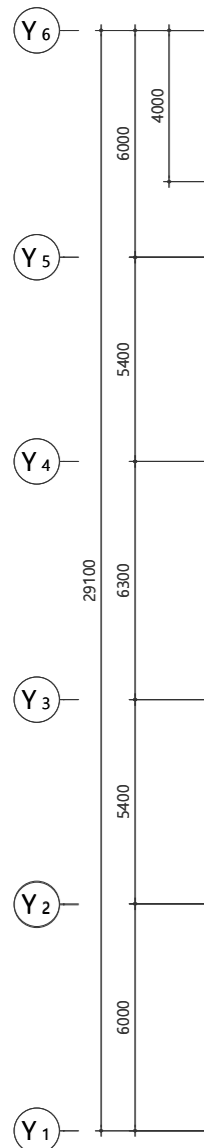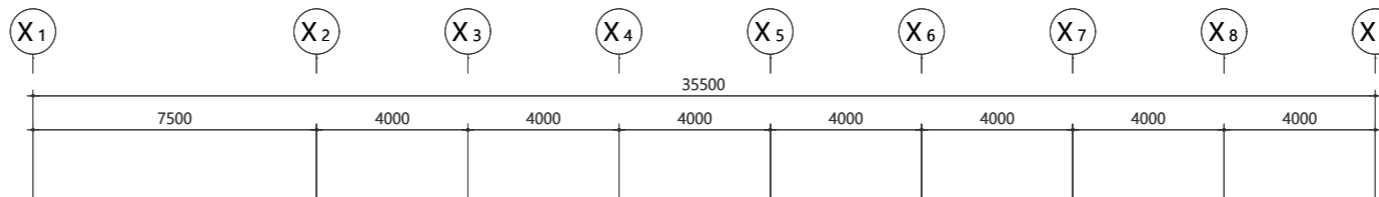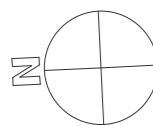

☐ 금회 공사 내용

1. 주출입구의 기존 유도표지를 철거후 금회 음성점멸유도등으로 교체할 것(전선 및 전선관 증설)
2. 금회 피난유도등 이설 및 증설할 것(전선 및 전선관 포함)

☐ 소방 시설 일람표

심 별	품 명	기존재사용	기존교체	이설	신설	증설	합계
Ⓛ	음성점멸 피난유도등(대형) - 벽부 단면					2	2
Ⓜ	피난구 유도등(중형) - 천정 양면, 수직형					2	2
Ⓜ, M	피난구 유도등(소형, 중형) - 벽부 단면		2	1		2	5



지상1층 피난설비 평면도[변경후]

SCALE = A1:1/100, A3:1/200

(주) 새터이엔지

일반소방시설설계업(건축기계) 제2019-01-00038호  
전라남도 나주시 그린로 335, 203호 (빛가람동)  
대표이사 나영주  
소방설비기사(기계,전기) 기유미  
TEL. 062-975-0737 / FAX. 062-515-7303  
E-mail : k998877k@nate.com

△	
△	
△	

일 자 수정내용  
수정번호 제도 심사 승인  
설계용역 PROJECT OFFICE

REGAON  
Architects & Planners

(주)리가온건축사사무소  
Tel 062-415-7210 Fax 062-415-7239

도면명 DRAWING TITLE

지상1층 피난설비  
평면도 [변경후]





PROJECT NO.	
승인 APPROVED	
심사 CHECKED	
제도 DRAWN	
축척 SCALE	A1 = 1/100 A3 = 1/200
일자 DATE	
도면번호 DRAWING NO.	









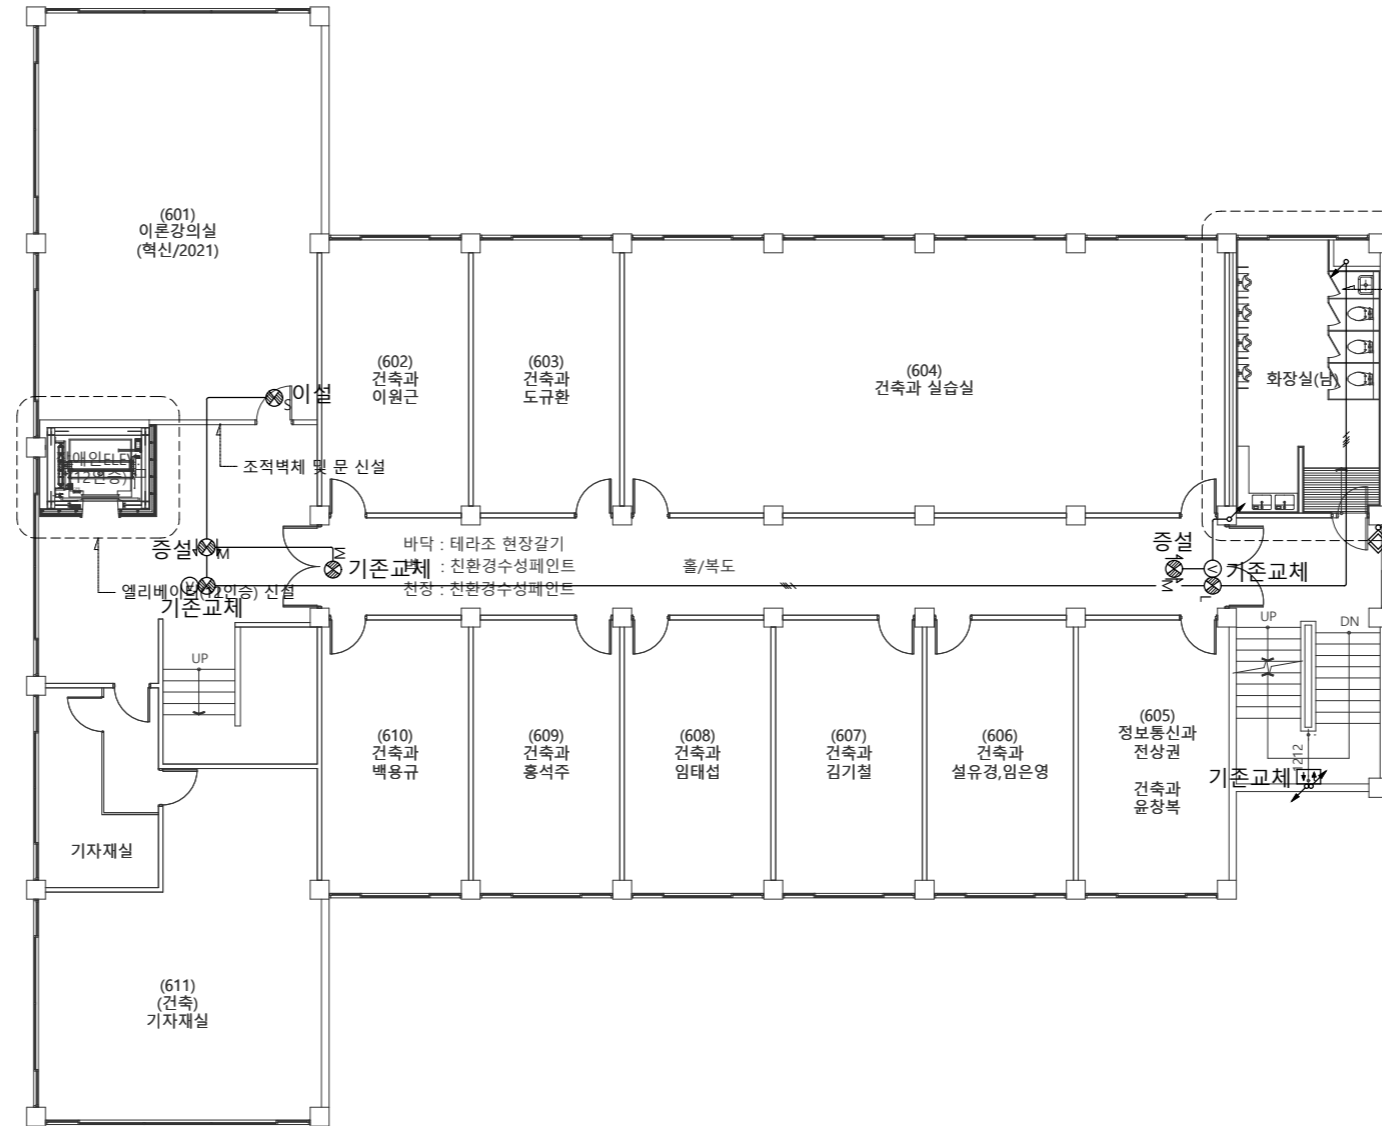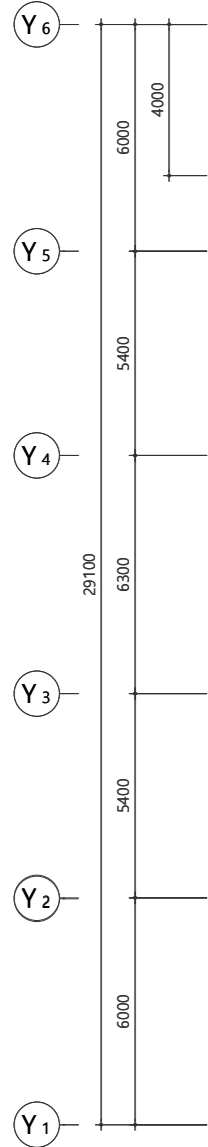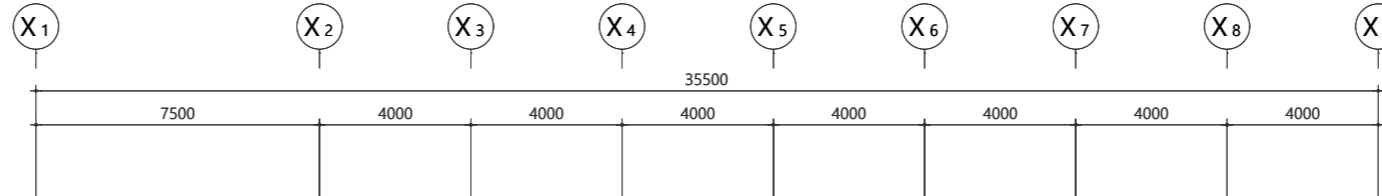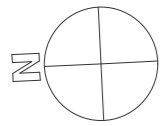

(건축)바닥, 벽(방수높이 H=600), 천장 마감 신설  
 바닥 : Thk7.5이상 미끄럼방지자기질타일  
 벽 : Thk9 도기질타일(600X300)  
 천장 : 경량철골천장틀(CLIP-BAR)/친환경금속천장재(600x600)

금회 공사 내용

1. 주출입구의 기존 유도표지를 철거후 금회 음성점멸유도등으로 교체할 것(전선 및 전선관 신설)
2. 계단실의 기존 계단통로유도표지를 철거후 금회 계단통로유도등으로 교체할 것(전선 및 전선관 신설)
3. 금회 피난구유도등 이설 및 증설할 것(전선 및 전선관 포함)
4. 금회 피난기구(완강기) 신설할 것

소방 시설 일람표

심 별	품 명	기존교체	이설	신설	증설	합계
⊙	음성점멸 피난구유도등(대형) - 벽부 단면	2				2
⊙ <sub>M</sub>	피난구 유도등(중형) - 천정 양면, 수직형				2	2
⊙ <sub>S,M</sub>	피난구 유도등(소형,중형) - 벽부 단면	1	1			2
□	계단 통로유도등 - 벽부 단면	1				1
◇	피난완강기(KFI 인증제품)			1		1

△	
△	
△	
△	
△	

REGAON  
Architects & Planners

(주)리가온건축사사무소  
 Tel 062-415-7210 Fax 062-415-7239





도 면 명 DRAWING TITLE  
 지상6층 피난설비  
 평면도 [변경후]

PROJECT NO.	
승 인 APPROVED	
심 사 CHECKED	
제 도 DRAWN	
축 척 SCALE	A1 = 1/ 100 A3 = 1/ 200
일 자 DATE	
도면번호 DRAWING NO.	

(주) 새 터 이 엔 지  
 일반소방시설설계업(건축기계) 제2019-01-00038호  
 전라남도 나주시 그린로 335, 203호 (빛가람동)  
 대 표 나 경 주  
 소방설비기사(기계,전기) 기 유 미  
 TEL. 062-975-0737 / FAX. 062-515-7303  
 E-mail : k998877k@nate.com

지상6층 피난설비 평면도[변경후]

SCALE = A1:1/100, A3:1/200

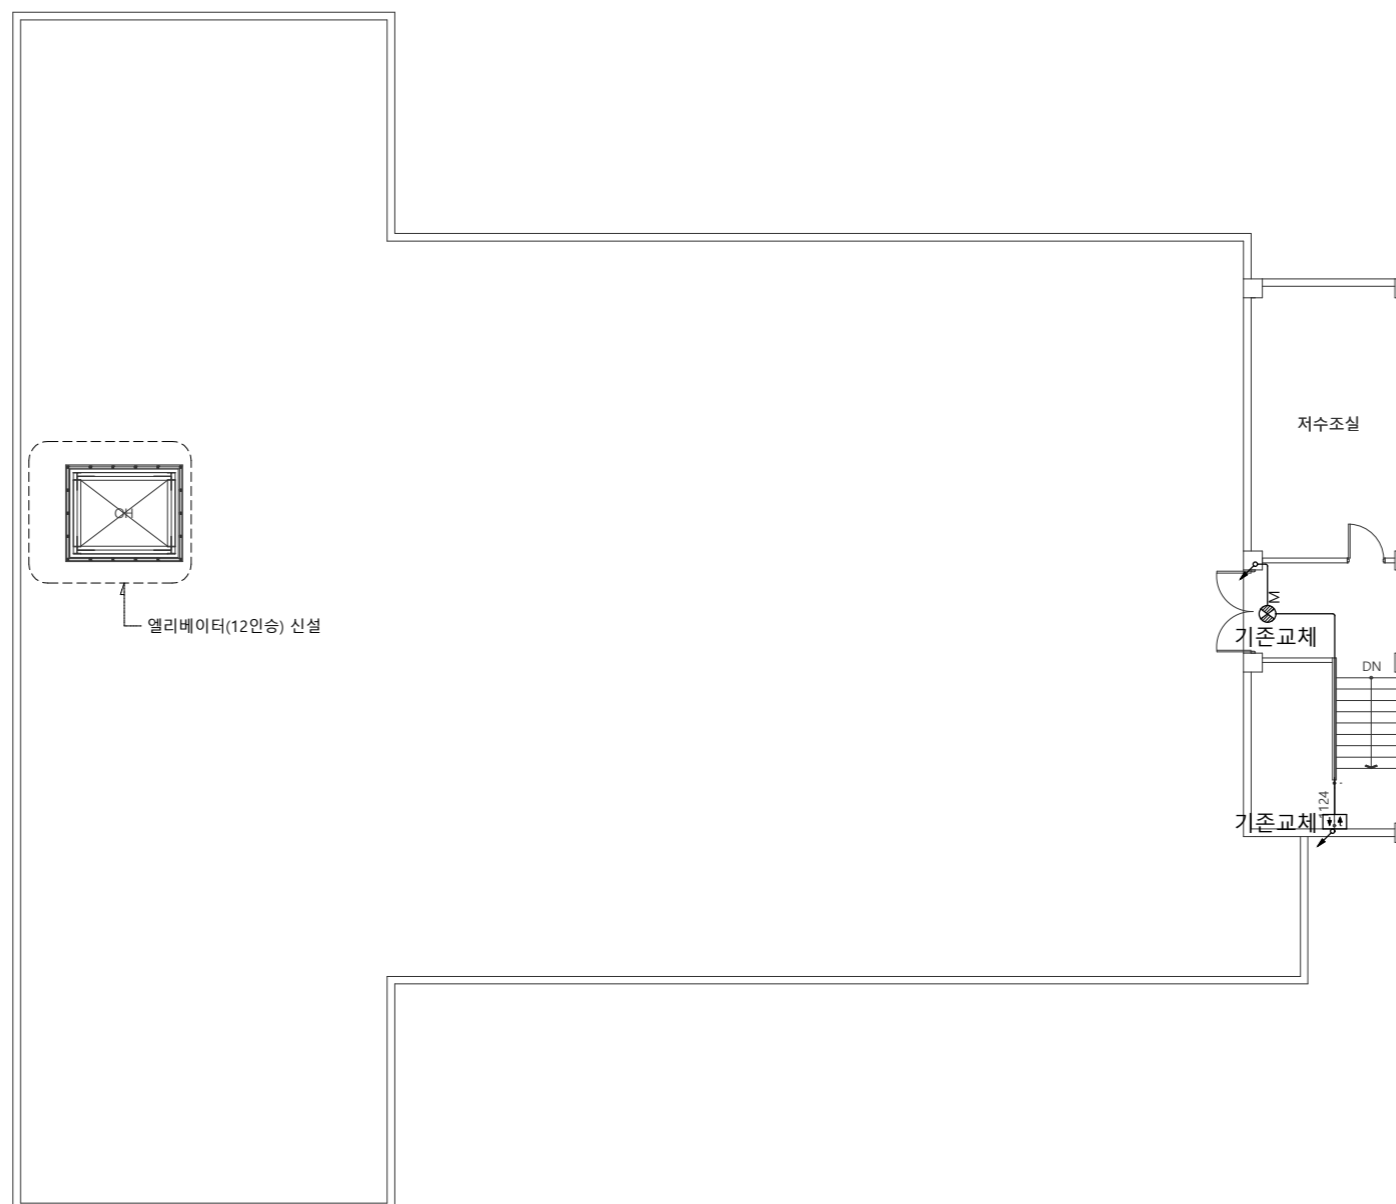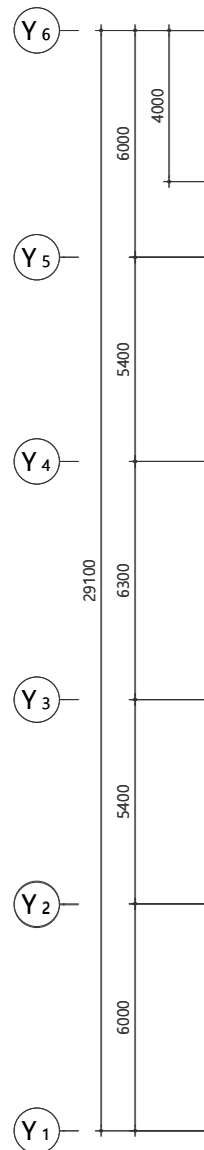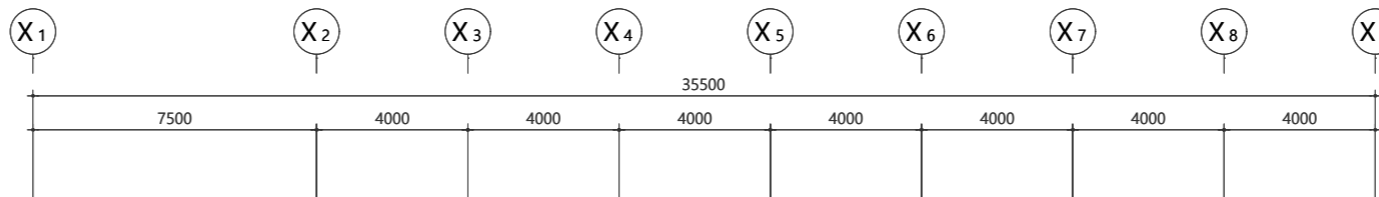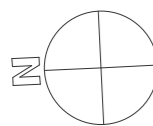

금회 공사 내용

1. 주출입구의 기존 유도표지를 철거후 금회 음성점멸유도등으로 교체할 것(전선 및 전선관 신설)
2. 계단실의 기존 계단통로유도표지를 철거후 금회 계단통로유도등으로 교체할 것(전선 및 전선관 신설)

소방 시설 일람표

심 별	품 명	기존교체	이설	신설	증설	합계
●S.M	피난구 유도등(중형) - 벽부 단면	1				1
□	계단 통로유도등 - 벽부 단면	1				1

(주) 새터이엔지

일반소방시설설계업(전기) 제2019-01-00038호  
전라남도 나주시 그린로 335, 203호 (빛가람동)  
대표이사 나경주  
소방설비기사(기계,전기) 기유미  
TEL. 062-975-0737 / FAX. 062-515-7303  
E-mail : k998877k@nate.com

옥상층 피난설비 평면도[변경후]

SCALE = A1:1/100, A3:1/200

△	
△	
△	

수정번호 제도심사승인  
설계용역 PROJECT OFFICE




REGAON  
Architects & Planners

(주)리가온건축사사무소  
Tel 062-415-7210 Fax 062-415-7239

도면명 DRAWING TITLE  
옥상층 피난설비  
평면도 [변경후]

PROJECT NO.	
승인 APPROVED	
심사 CHECKED	
제도 DRAWN	
축척 SCALE	A1 = 1/100 A3 = 1/200
일자 DATE	
도면번호 DRAWING NO.	

## 소방시설 상세도

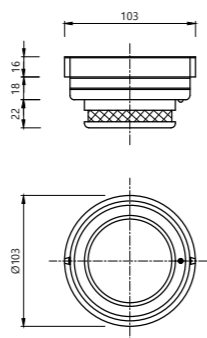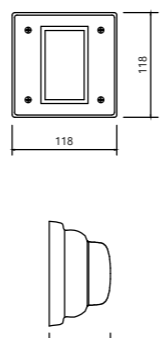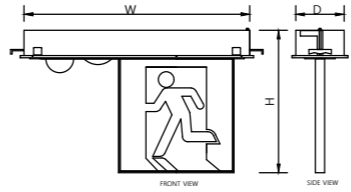 <table border="1" style="margin-left: auto; margin-right: auto;"> <tr> <th>형</th> <th>별</th> <th>보통</th> <th>재용형</th> <th>비방수형</th> <th>비속적형</th> </tr> <tr> <td>사용전압</td> <td colspan="5">DC 24V</td> </tr> <tr> <td>사용전류</td> <td colspan="5">100mA</td> </tr> <tr> <td>사용온도</td> <td colspan="5">-10℃~50℃</td> </tr> <tr> <td>회용습도</td> <td colspan="5">RH 85%</td> </tr> <tr> <td>감지면적</td> <td colspan="5">4M 이하 150M</td> </tr> <tr> <td></td> <td colspan="5">4M 이상 75M</td> </tr> </table>	형	별	보통	재용형	비방수형	비속적형	사용전압	DC 24V					사용전류	100mA					사용온도	-10℃~50℃					회용습도	RH 85%					감지면적	4M 이하 150M						4M 이상 75M					 <table border="1" style="margin-left: auto; margin-right: auto;"> <tr> <th>형</th> <th>명</th> <td>U-S (□표에는 정광등 Candela 15, 17, 110)</td> </tr> <tr> <th>형</th> <th>식</th> <td>크세논 삼광전구방식 동기식, 비동기식중 선택</td> </tr> <tr> <th>주</th> <th>위</th> <td>온도 -10℃ ~ 50℃</td> </tr> <tr> <th>소</th> <th>비</th> <td>전력 59mA ~ 249mA</td> </tr> <tr> <th>무</th> <th>게</th> <td>50g</td> </tr> </table>	형	명	U-S (□표에는 정광등 Candela 15, 17, 110)	형	식	크세논 삼광전구방식 동기식, 비동기식중 선택	주	위	온도 -10℃ ~ 50℃	소	비	전력 59mA ~ 249mA	무	게	50g	 <table border="1" style="margin-left: auto; margin-right: auto;"> <tr> <th>A</th> <th>사</th> <th>용</th> <th>전</th> <th>압</th> <td>AC 220V용</td> </tr> <tr> <th>B</th> <th>표</th> <th>시</th> <th>면</th> <td colspan="2">녹색바탕에 백색글씨</td> </tr> </table> <table border="1" style="margin-left: auto; margin-right: auto;"> <tr> <th>대</th> <th>형</th> <th>W</th> <th>H</th> <th>D</th> <th>표</th> <th>시</th> <th>면</th> <th>BAT</th> <th>비</th> <th>고</th> </tr> <tr> <td rowspan="2"></td> <td rowspan="2"></td> <td rowspan="2">600</td> <td rowspan="2">326.4</td> <td rowspan="2">160</td> <td rowspan="2">250x255</td> <td rowspan="2"></td> <td rowspan="2"></td> <td>60분 정격/Ni-cd 4.8V/600mAh</td> <td>단</td> <td>면</td> </tr> <tr> <td>60분 정격/Ni-cd 4.8V/600mAh</td> <td>양</td> <td>면</td> </tr> </table>	A	사	용	전	압	AC 220V용	B	표	시	면	녹색바탕에 백색글씨		대	형	W	H	D	표	시	면	BAT	비	고			600	326.4	160	250x255			60분 정격/Ni-cd 4.8V/600mAh	단	면	60분 정격/Ni-cd 4.8V/600mAh	양	면
형	별	보통	재용형	비방수형	비속적형																																																																																											
사용전압	DC 24V																																																																																															
사용전류	100mA																																																																																															
사용온도	-10℃~50℃																																																																																															
회용습도	RH 85%																																																																																															
감지면적	4M 이하 150M																																																																																															
	4M 이상 75M																																																																																															
형	명	U-S (□표에는 정광등 Candela 15, 17, 110)																																																																																														
형	식	크세논 삼광전구방식 동기식, 비동기식중 선택																																																																																														
주	위	온도 -10℃ ~ 50℃																																																																																														
소	비	전력 59mA ~ 249mA																																																																																														
무	게	50g																																																																																														
A	사	용	전	압	AC 220V용																																																																																											
B	표	시	면	녹색바탕에 백색글씨																																																																																												
대	형	W	H	D	표	시	면	BAT	비	고																																																																																						
		600	326.4	160	250x255			60분 정격/Ni-cd 4.8V/600mAh	단	면																																																																																						
								60분 정격/Ni-cd 4.8V/600mAh	양	면																																																																																						
연기식 감지기	시각경보기(청각장애인용)	음성점멸 피난구 유도등																																																																																														

△					
△					
△					

일 자 수정내용  
수정번호 제 도 심 사 승 인  
설계용역 PROJECT OFFICE

**REGAON**  
Architects & Planners

(주)리가온건축사사무소  
Tel 062-415-7210 Fax 062-415-7239

도 면 명 DRAWING TITLE  
  
소방시설 상세도

PROJECT NO.	
승 인 APPROVED	
심 사 CHECKED	
제 도 DRAWN	
축 척 SCALE	A1 = 1/ NONE A3 = 1/ NONE
일 자 DATE	
도면번호 DRAWING NO.	

**(주) 새 터 이 엔 지**  
 일반소방시설설계업(건축기계) 제2019-01-00038호  
 전라남도 나주시 그린로 335, 203호 (빛가람동)  
 대 표 나 경 주 소방설비기사(기계,전기) 기 유 미  
 TEL. 062-975-0737 / FAX. 062-515-7303  
 E-mail : k998877k@nate.com